


**1** Planta Baixa - Contraventamento


Escala: 1:50

COBERTURA EM TELHA METÁLICA GALVANIZADA TRAPEZOIDAL E = 0,50 MM, SIMPLE. I=10%.

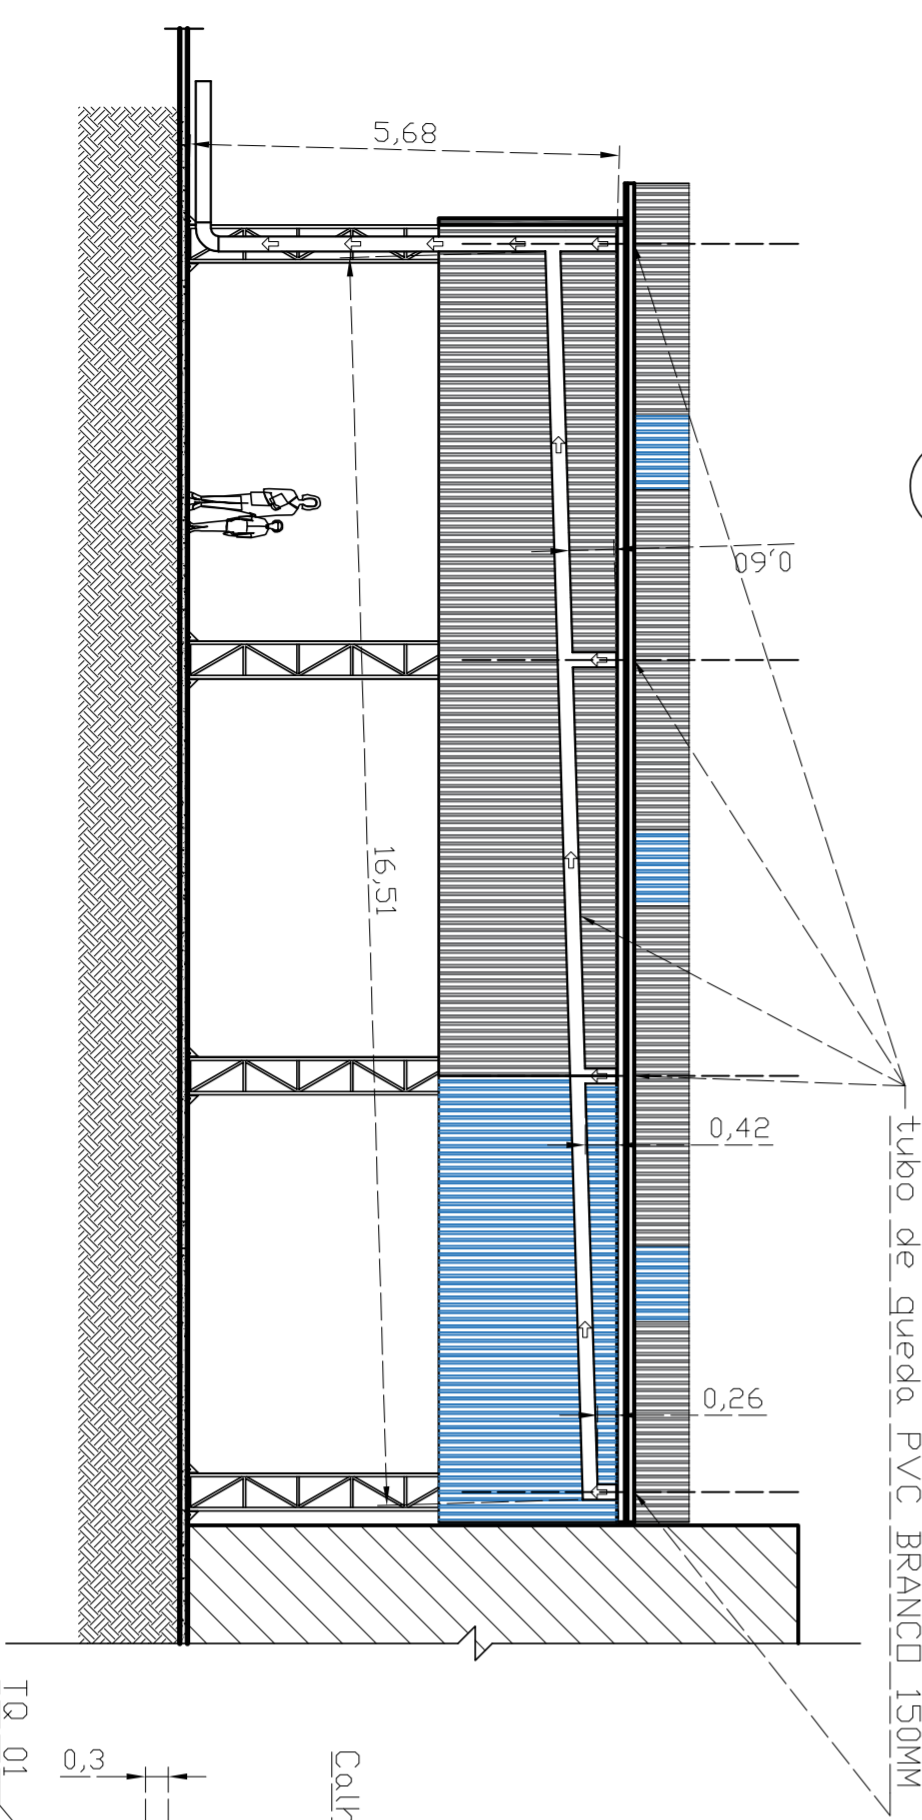

**2** Esquema Tubos de Queda

Escala: 1:100

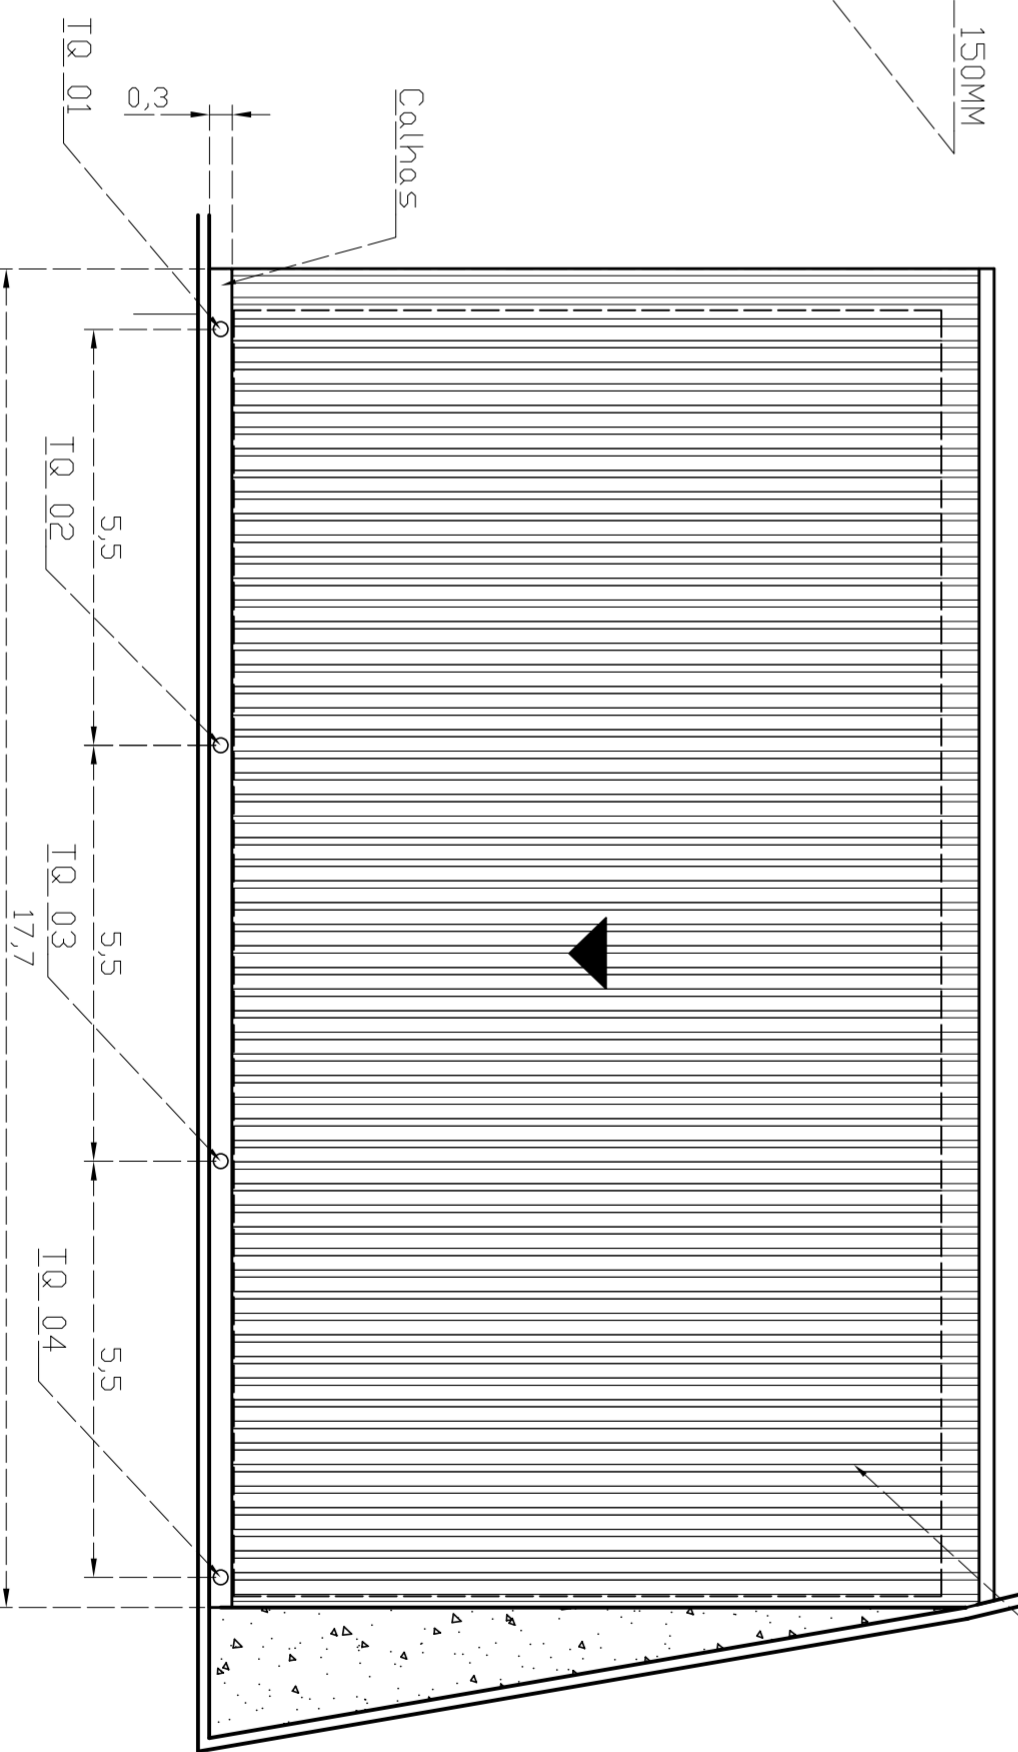

**3** Planta de Cobertura

Escala: 1:100

**PROJETO ESTRUTURAL**

ASSUNTO: **ÁGUAS PLUV.**

LOCAL: Escola Lázaro Maximiano Pereira,  
Rua José Porfírio Marques nº1200, bairro  
Santa Edwiges  
AUTOR: Leonardo Mesquita Reis Belico -  
Arquiteto e Urbanista

DATA: 04/02/2021

Observações: